

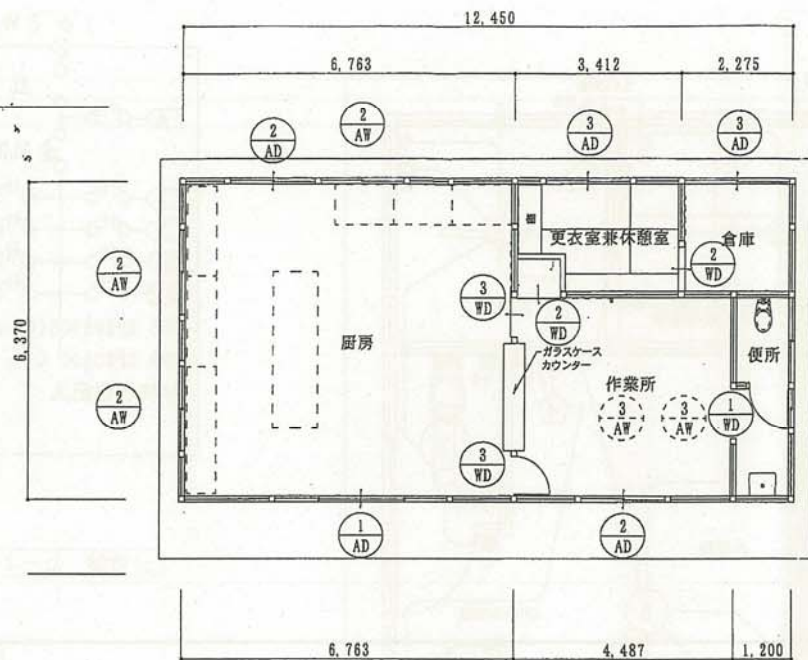


平面図 S=1:100 79.30 m²

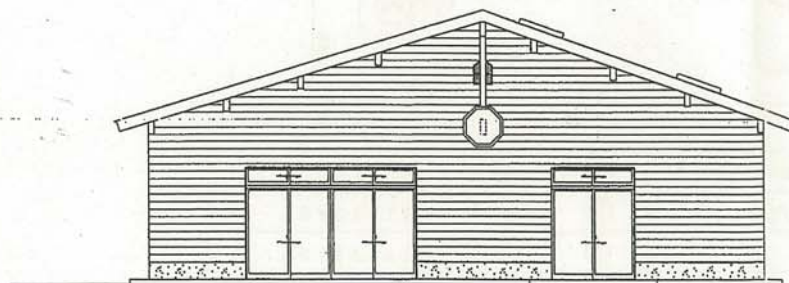



正面図

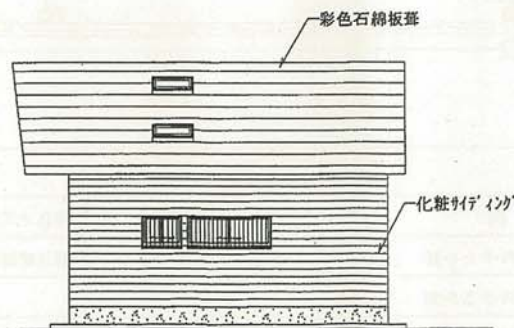

側面図

立面図 S=1:100

名称	本匠村林産物加工施設建築工事設計図	図面 N°	3
図面名	平面図・立面図		
1級建築士事務所 大分県知事登録 第98X-11571号 佐伯市常盤南町9-2 志賀建築設計事務所 一級建築士登録 第50563号 志賀隆保		縮尺	S=1:100
		15年 1月 日	

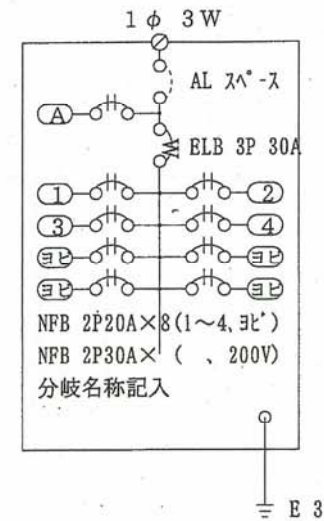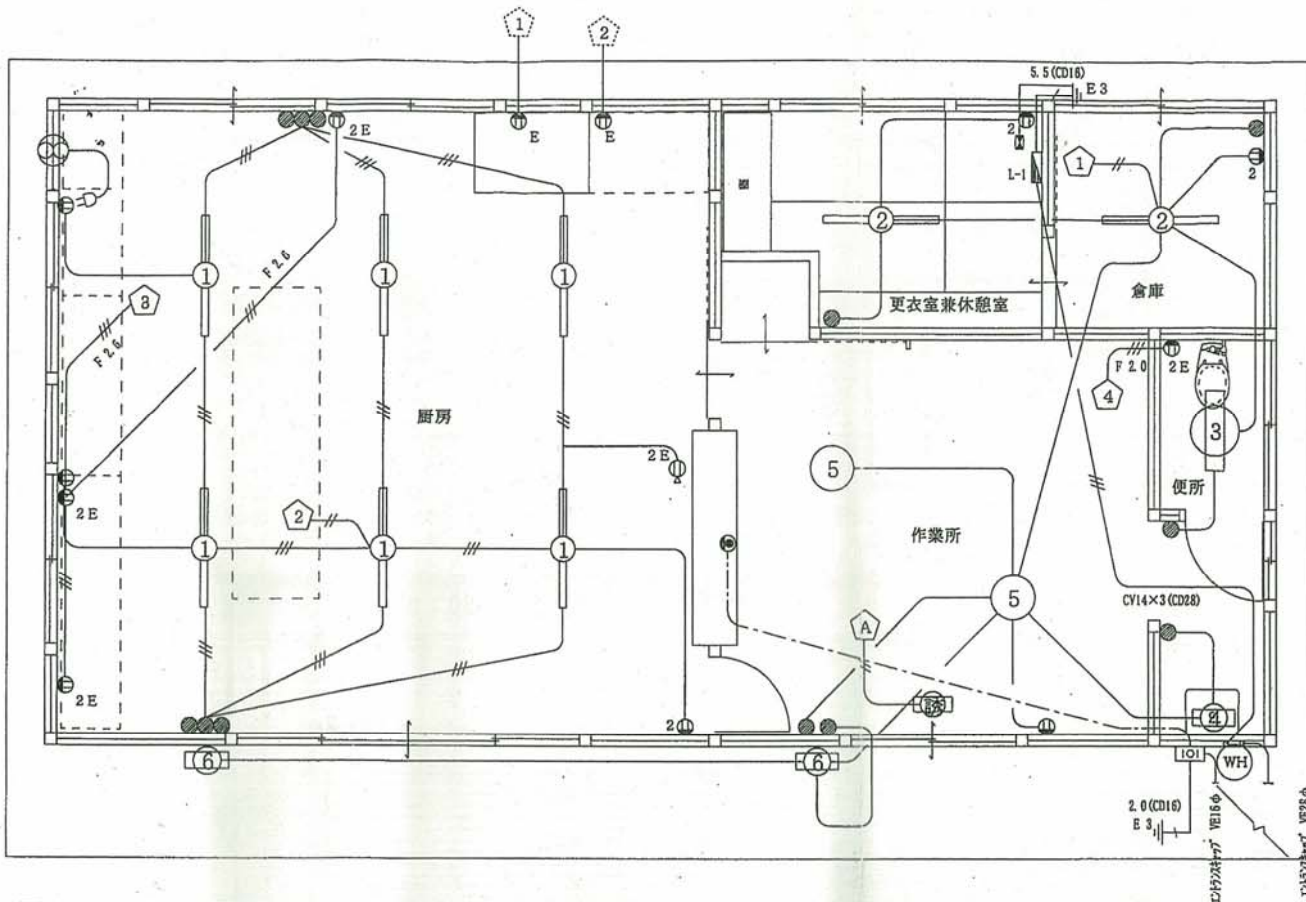

分電盤 L-1

凡 例			
—	ケーブル VV-F 1.6-2C	⊗	埋込ノズルプレート・屋外防雨型
—//—	ケーブル VV-F 2.0-2C	⊙	埋込電話用角形ノズルプレート
—///—	ケーブル VV-F 1.6-3C	▨	分電盤：L-1
● (WP)	埋込タンススイッチ 1P15A WP=防雨型		
○	埋込タンススイッチ 1P15A (パイロットランプ付)		
● 3 (WP)	埋込3路スイッチ WP=防水型		
(E) 2	埋込コンセント 2P15A-2 E=接地端子付	⊗	換気扇 FY-20EM2
2 WP	埋込コンセント 2P15A-2 (防雨型)	冷蔵庫	513CD-NP 1台同等品
⊙	ジョイントボックス (透明中)		

①	照明器具 FA42063SUH
②	照明器具 FA41038FGL
③	照明器具 FA21032FGH
④	照明器具 HW2118TGL
⑤	照明器具 NNCP148
⑥	照明器具 HW6073EL
誘導灯	FA11959ZGL (電池内蔵型)

図面	7
縮尺	S=1:50
15年	1月
日	

本匠村林産物加工施設建築工事設計図
電気平面図
1級建築士事務所 大分県知事登録 第98X-11571号
佐伯市常盤南町9-2 志賀建築設計事務所
一級建築士登録 第 50563号 志賀隆保



外観



外観



室内